


QUADRO DE QUANTITATIVO - EM PLANTA

LEGENDA - EM PLANTA

- MEIO-FIO
- MEIO-FIO REBAIXADO
- EDIFICAÇÕES
- POSTE
- ARVORE
- CURVA DE NIVEL
- ALINHAMENTO (ESTACAS)

NOTA

* AS MEDIDAS DE PLANTAS SERÃO SER CONFERIDAS NO LOCAL PARA EVENTUAIS CORREÇÕES.

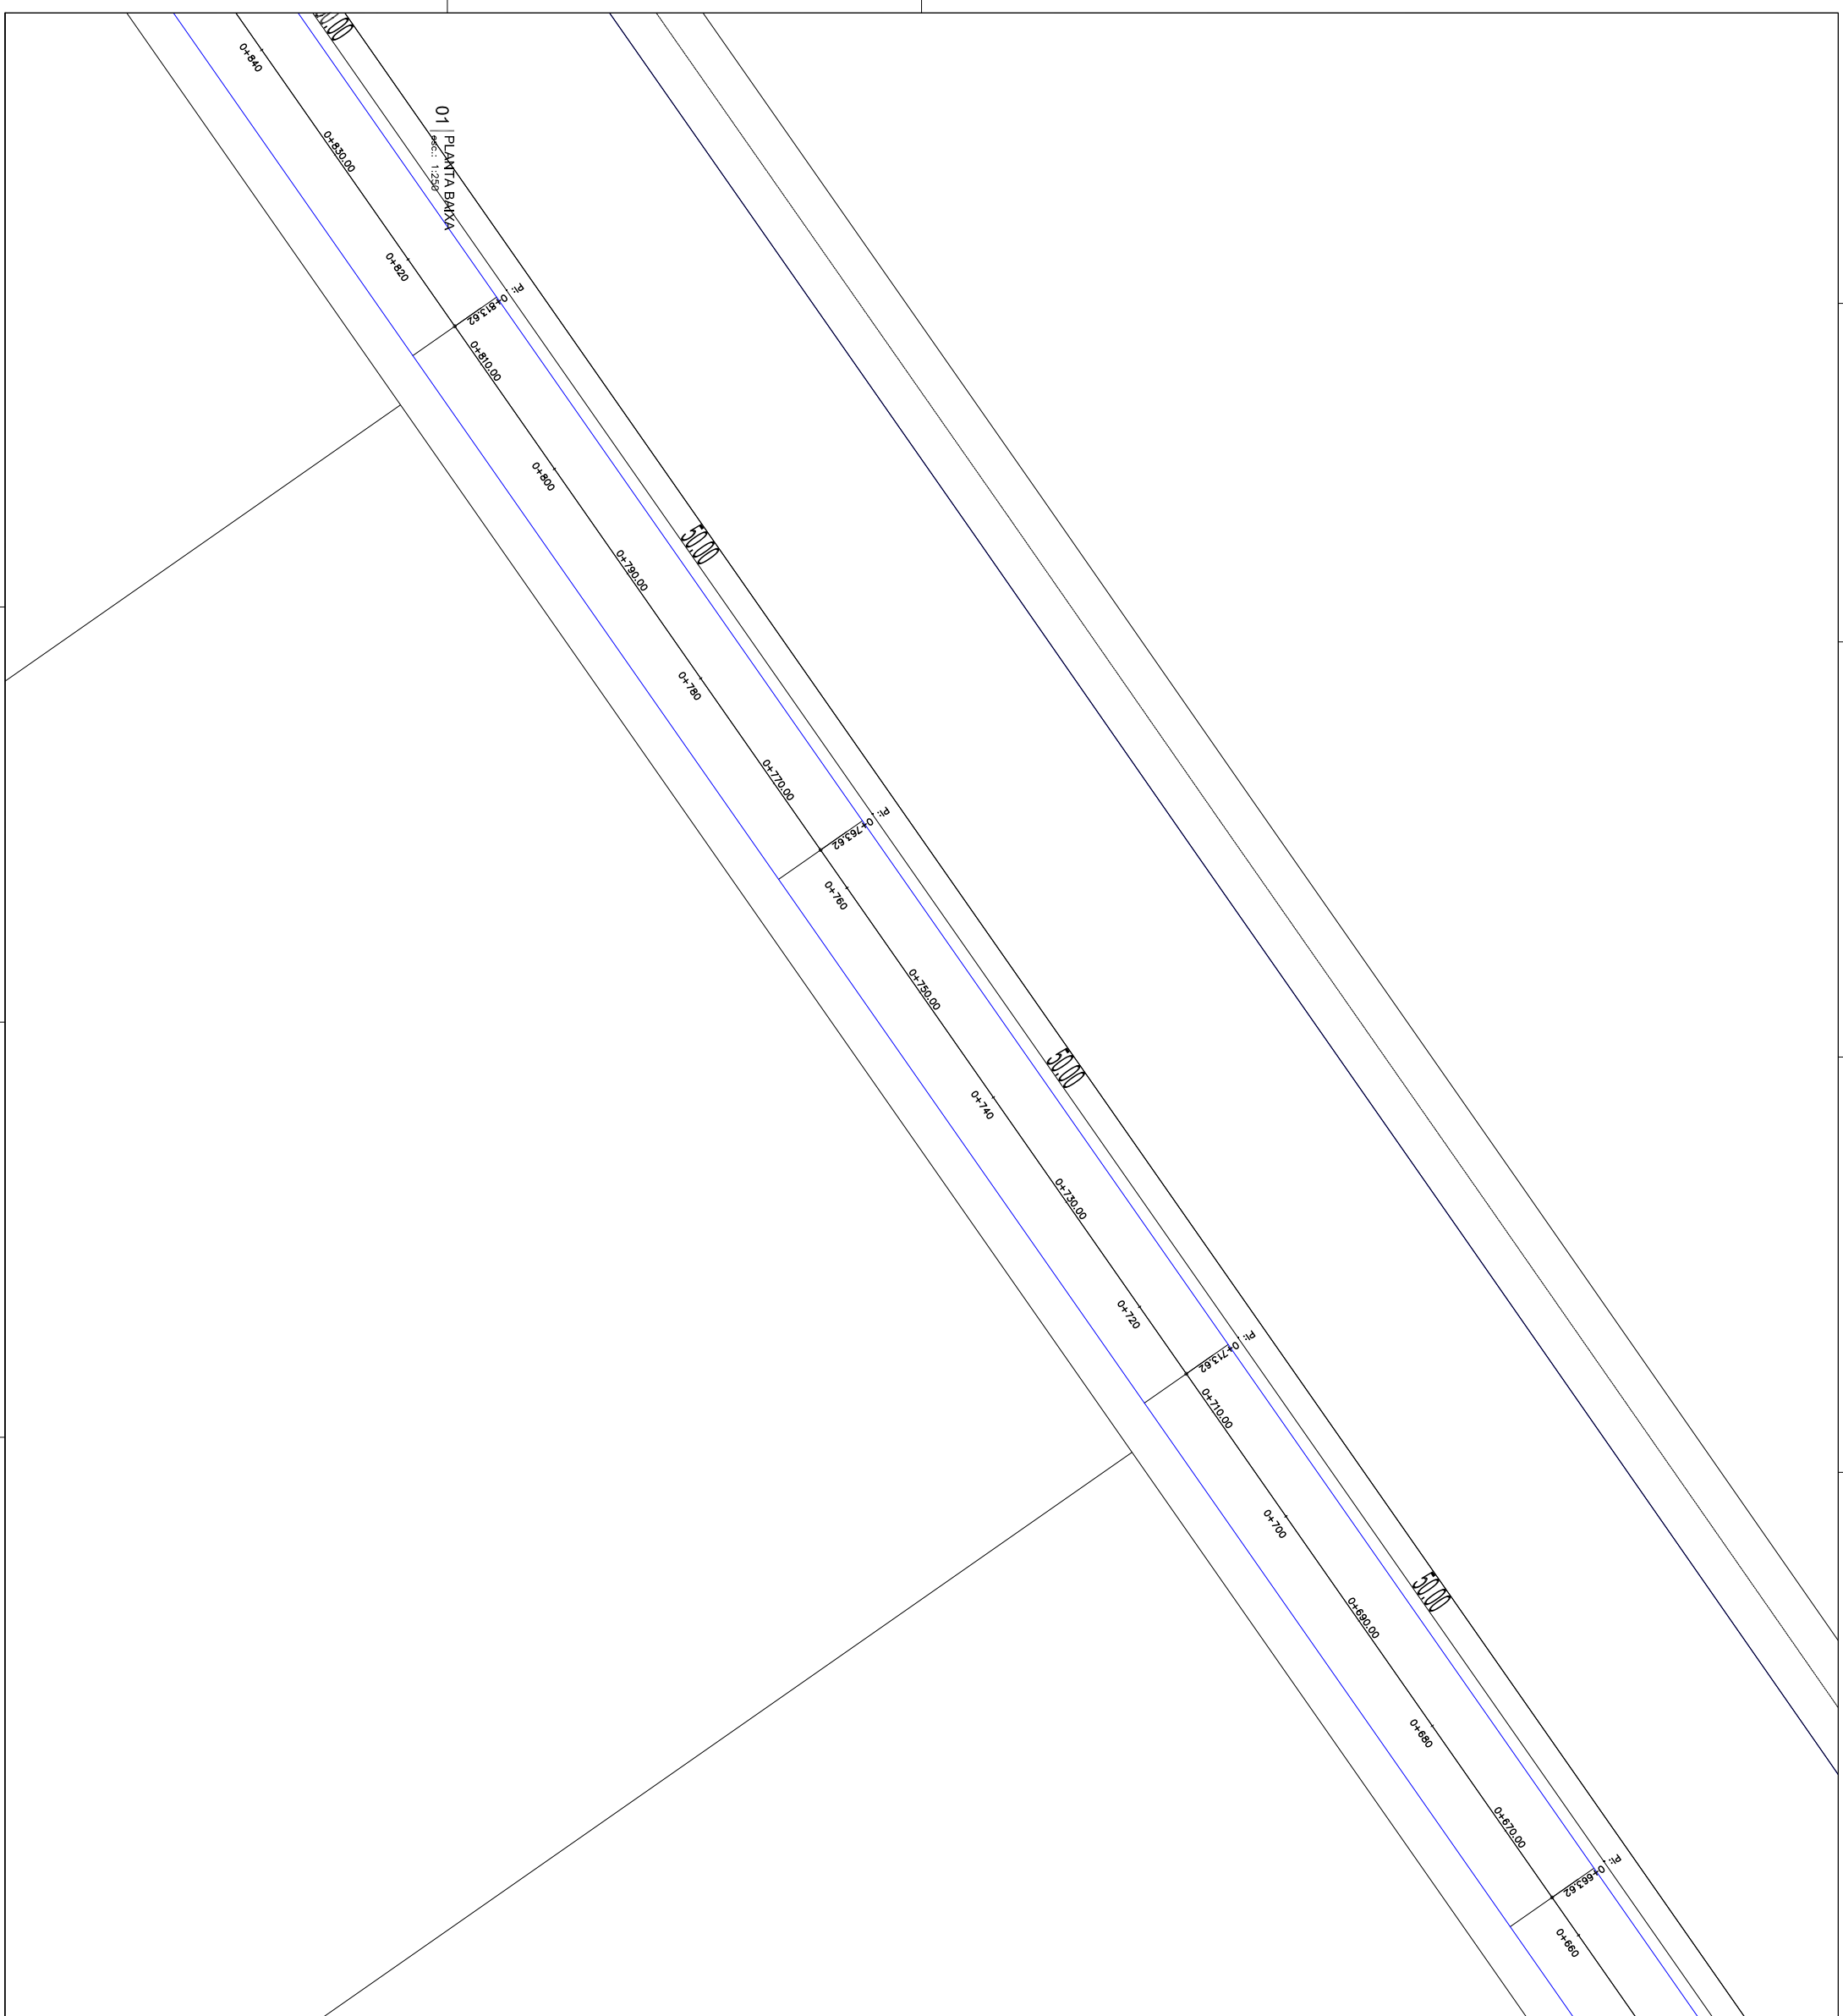

RESPONSÁVEL TÉCNICO: _____ APROVADO: _____

R.O.D. 06/06/2023 ROMÁRIO SILVA EMISSÃO INICIAL

REV. DATA AUTOR DESCRIÇÃO DA REVISÃO

SECRETARIA DE OBRAS
PREFEITURA MUNICIPAL DE CASCAVEL
AV. CHANCELEIR ESDIO QUIROZ WISSA, RDO NOVO CASCAVEL, CE
FONE: (89) 3334-7840

PROPRIETÁRIO: MUNICÍPIO DE CASCAVEL
MUNICÍPIO DE CASCAVEL
CHEF. OBRAS: 0728838800120
CONTENIDO: 01-PLANTA BAIXA
Escala: 1:250
Rev. de: Campo Industrial

MANUFRONTO: CASCAVEL ESTADO: CE
ÁREA TÉCNICA: _____ PRONOME: _____

GEOMÉTRICO

03 07